


План 1-го этажа

Условные обозначения:

- пожарный извещатель JA-111ST - 12 шт.
- уличный радиоканальный детектор типа "штора" JA-157P - 9 шт.
- инфракрасный детектор движения JA-111P-WW - 10 шт.
- радиомодуль JA-110ZR - 1 шт.
- оповещатель звуковой внутренний JA-110A - 1 шт.
- уличный считыватель RFID-карт JA-122E - 1 шт.
- беспроводной магнитный детектор открытия двери JA-151R - 1 шт.
- адресный коммутатор JA-110Z-B - 9 шт.
- адресный коммутатор JA-110Z-B - 1 шт.
- уличные IP-видеокамеры - K(y) - 5 шт.
- внутренние IP-видеокамеры - K(bn) - 3 шт.
- монтажная коробка DS-1280ZJ-S - 5 шт.
- настенная уличная АС (акустическая система).
- абонентская панель домофона AP-07 S v3 - 2 шт.
- вызывная панель со считывателем AV-01T v3 EM-Marin - 1 шт.
- точка доступа Ubiquiti UniFi AC Pro AP - 2 шт.
- розетки телевизионные TV/STV - 3 шт.
- розетка Ethernet - 2 шт.
- кабель СС-01 для системы охранно-пожарной сигнализации JA-100
- кабель FTP 4PR 24AWG CAT5e для систем видеонаблюдения, домофона, интернета
- кабель SAT 703 Cavel 250м для системы телевидения
- кабель вводной FTP 4PR 24AWG CAT5e OUTDOOR

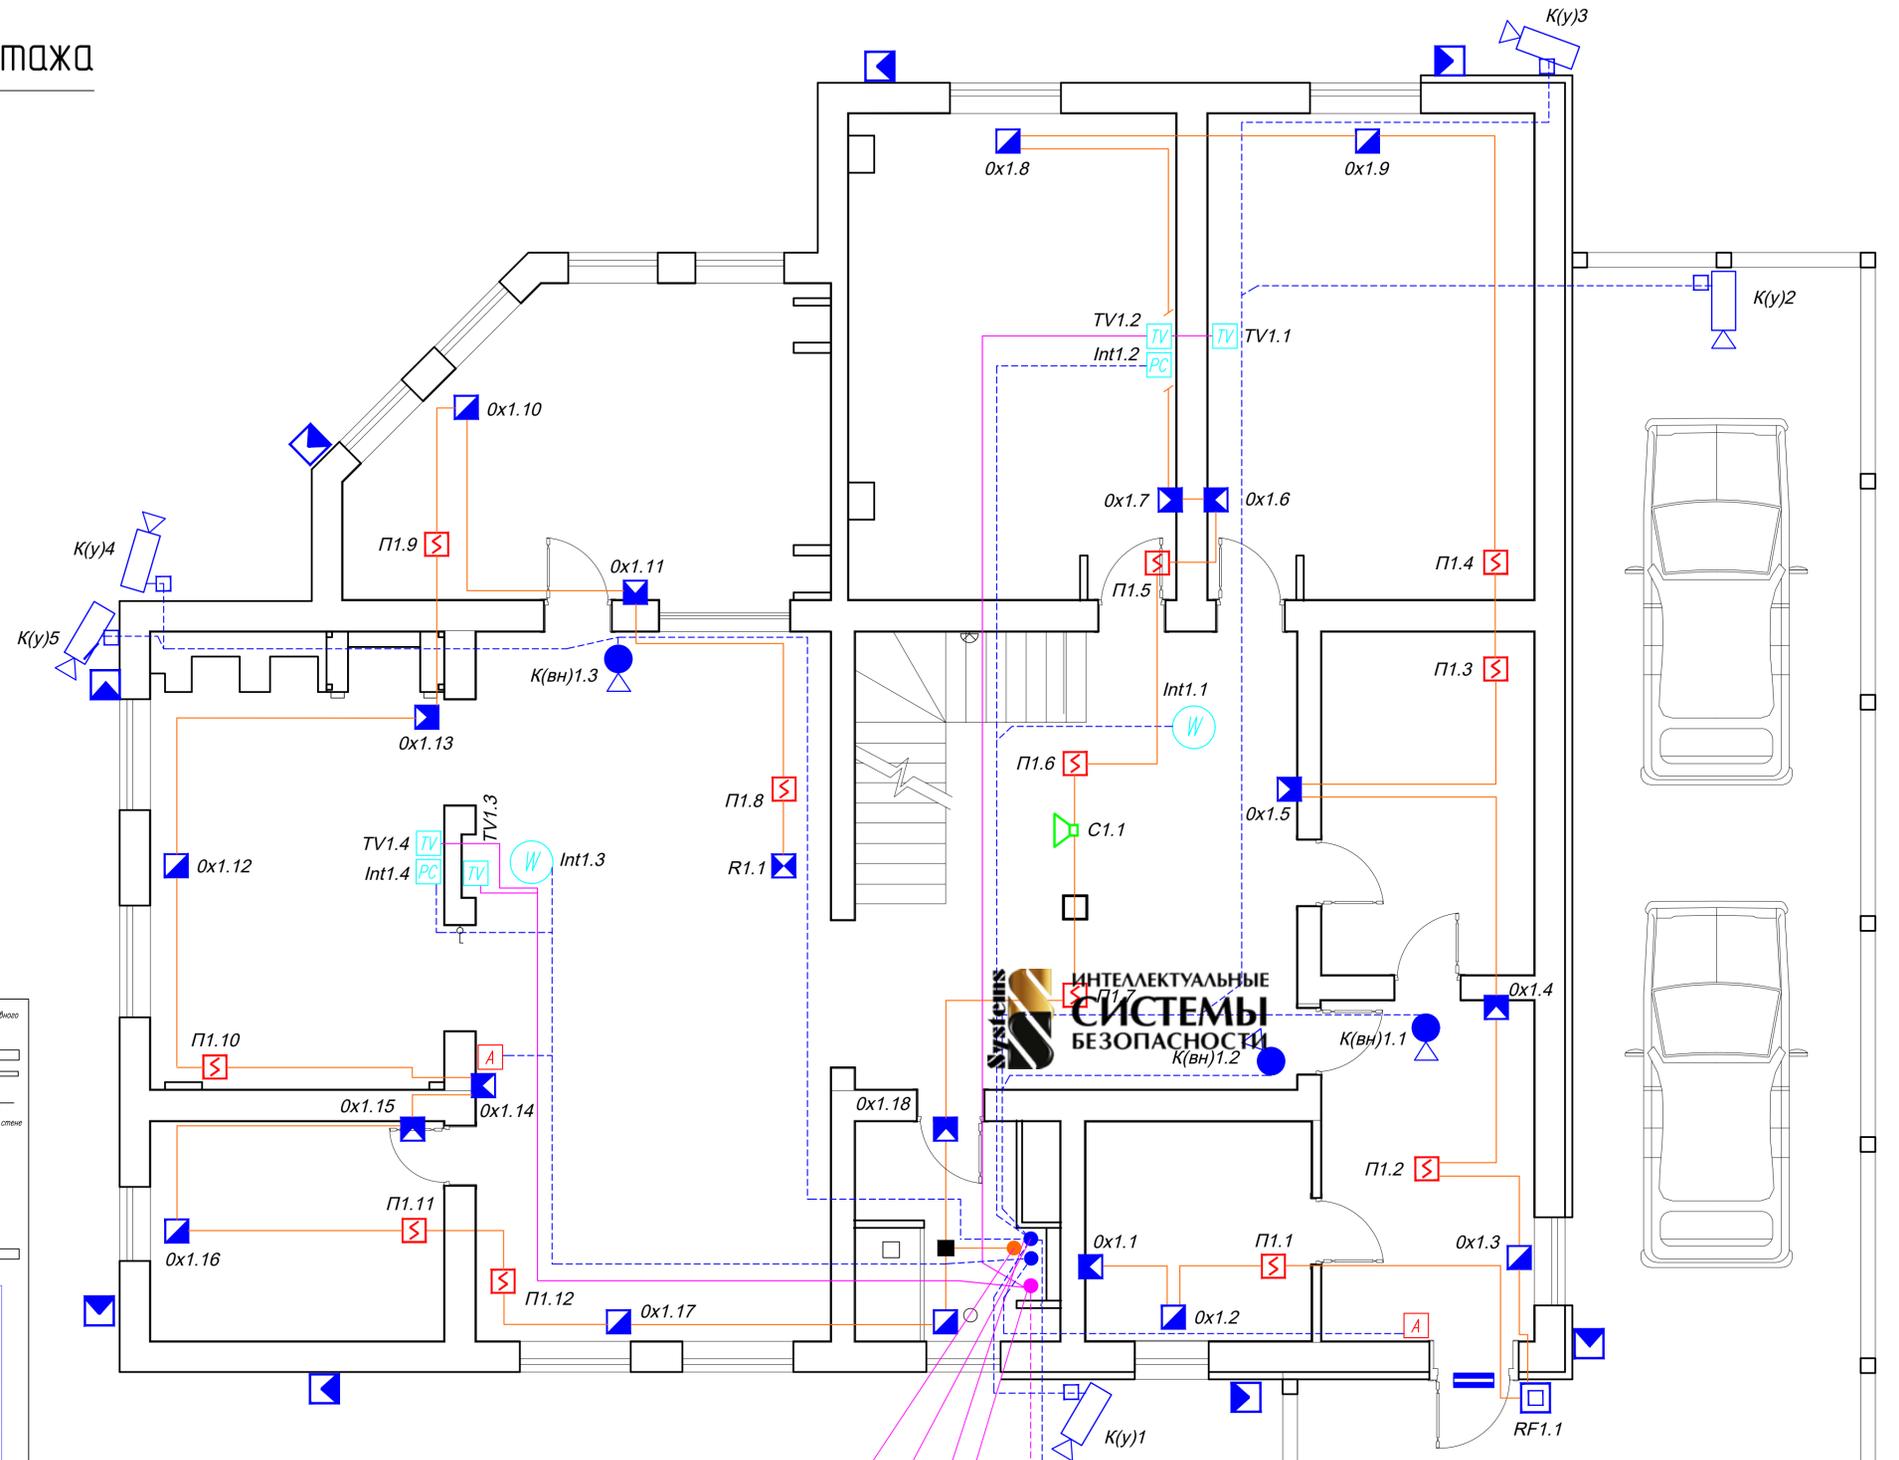

Монтажный корпус JA-193P-B01-S для установки пассивного инфракрасного детектора JA-111P-WW на стену

Монтажный корпус для установки JA-111P-WW ИК-детектор

Монтажный корпус для системы JA-100

Удобно чистое лицо

СС-01 кабель для системы JA-100
 ШС1.1 с цокольного этажа в пом. СС
 8 x FTP 4PR 24AWG CAT5e
 с цокольного этажа из пом. СС
 5 x FTP 4PR 24AWG CAT5e
 с цокольного этажа из пом. СС
 4 x SAT 703 Cavel
 с цокольного этажа из пом. СС

FTP 4PR 24AWG CAT5e OUTDOOR
 Int ВВОД
 Капитка

Забор

Забор

FTP 4PR 24AWG CAT5e OUTDOOR + ШВВП 2x1.5мм2
 Д1 ВВОД

ЭКСПЛИКАЦИЯ ПОМЕЩЕНИЙ

№	Наименование помещений	S, м ²
1	Гостевая спальня	29.5
2	Гостевая спальня	29.5
3	Холл	37.4
4	Зимний сад	24.9
5	Столовая	30.0
6	Гостиная	28.9
7	Гардероб	13.6
8	Кладовка	12.0
9	Кухня	16.4
10	Санузел	7.6
11	Котельная	9.2
12	Прихожая	13.8

					XX-01П-СС			
					2-х этажный загородный дом			
					по адресу: _____			
Изм.	К.уч.	Лист	№Док.	Подп.	Дата			
						Стадия	Лист	Листов
						Р	15	
						Слаботочные системы		
						План сети слаботочных систем 1-го этажа		
						ООО "Интеллектуальные системы безопасности"		